






voorgevel
Schaal: 1 : 200

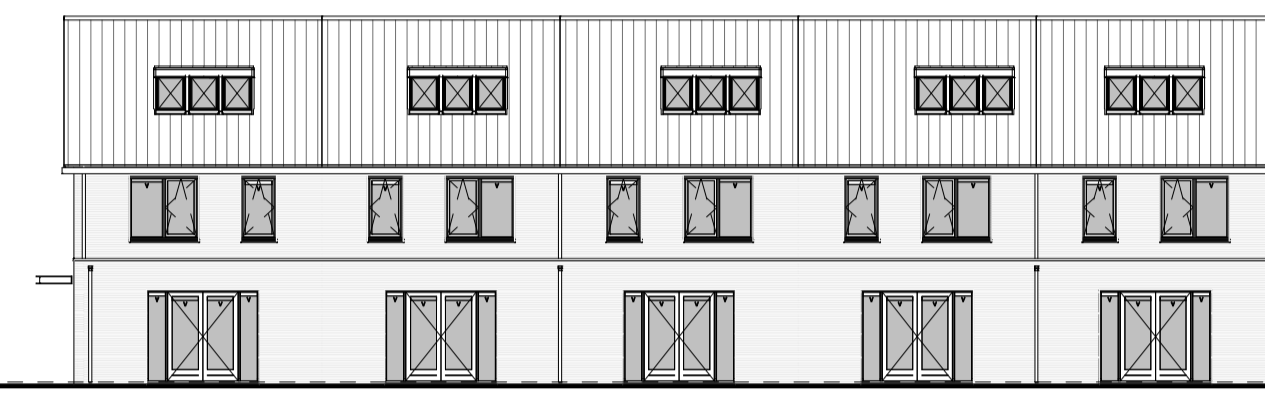


achtergevel
Schaal: 1 : 200

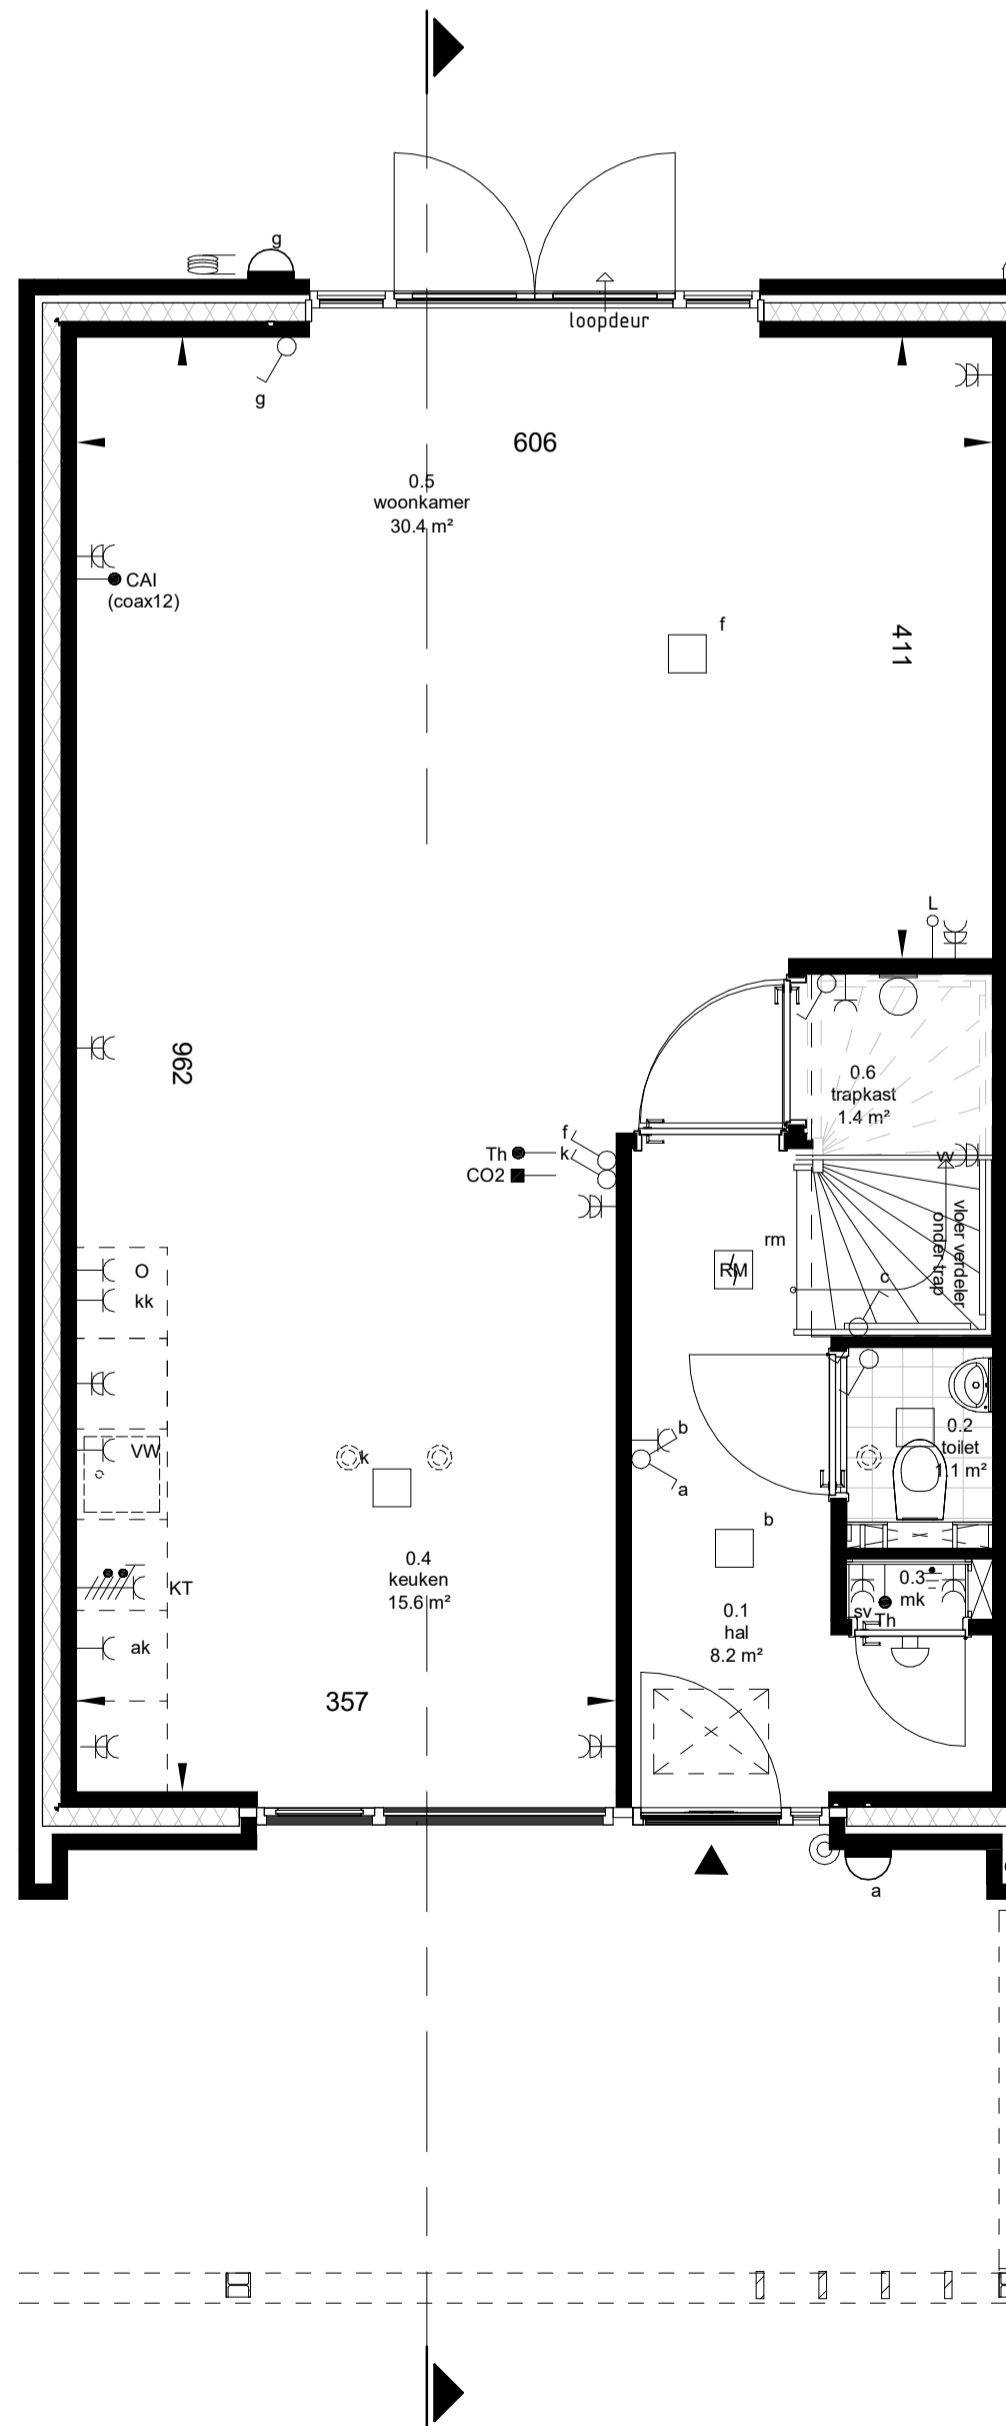

begane grond
Schaal: 1 : 50

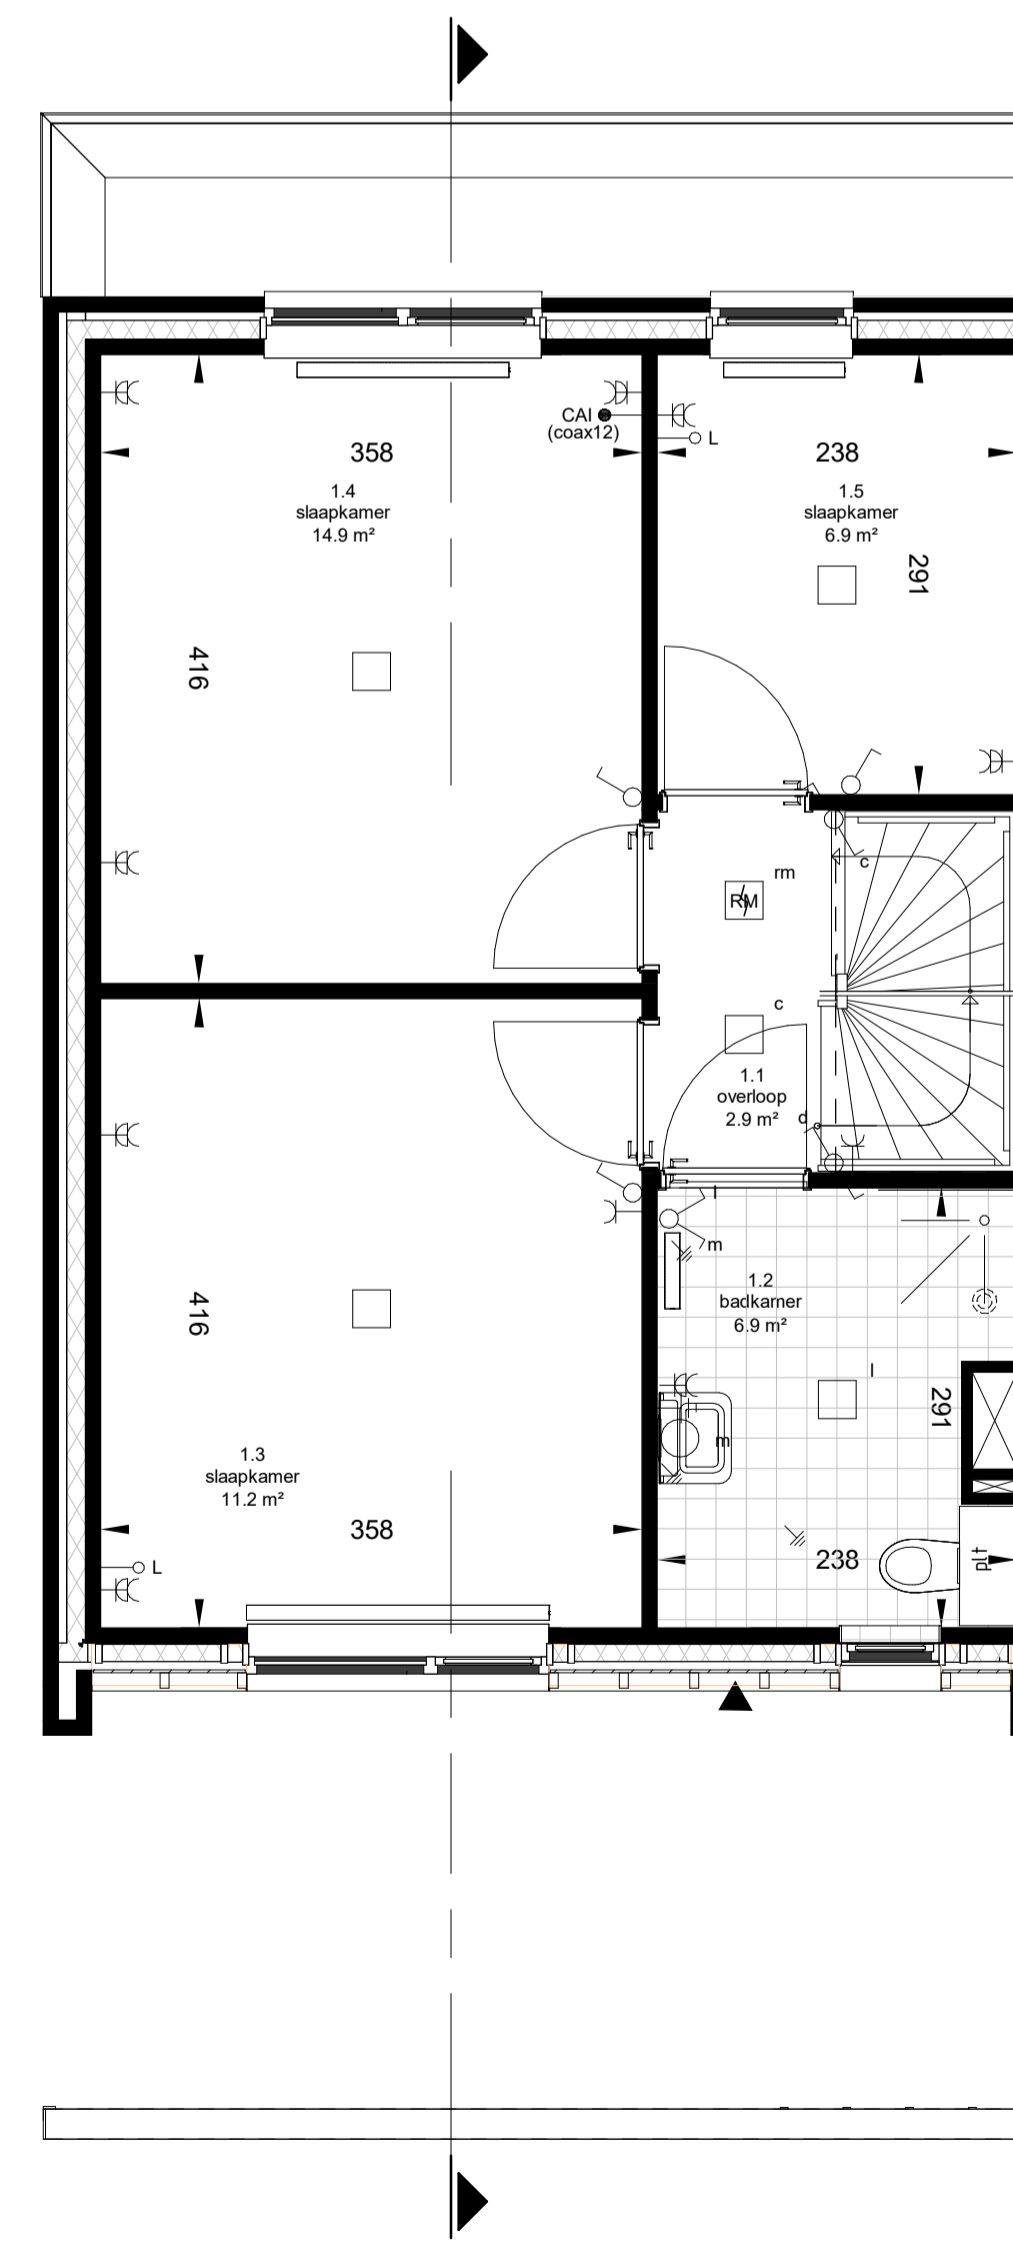

eerste verdieping
Schaal: 1 : 50

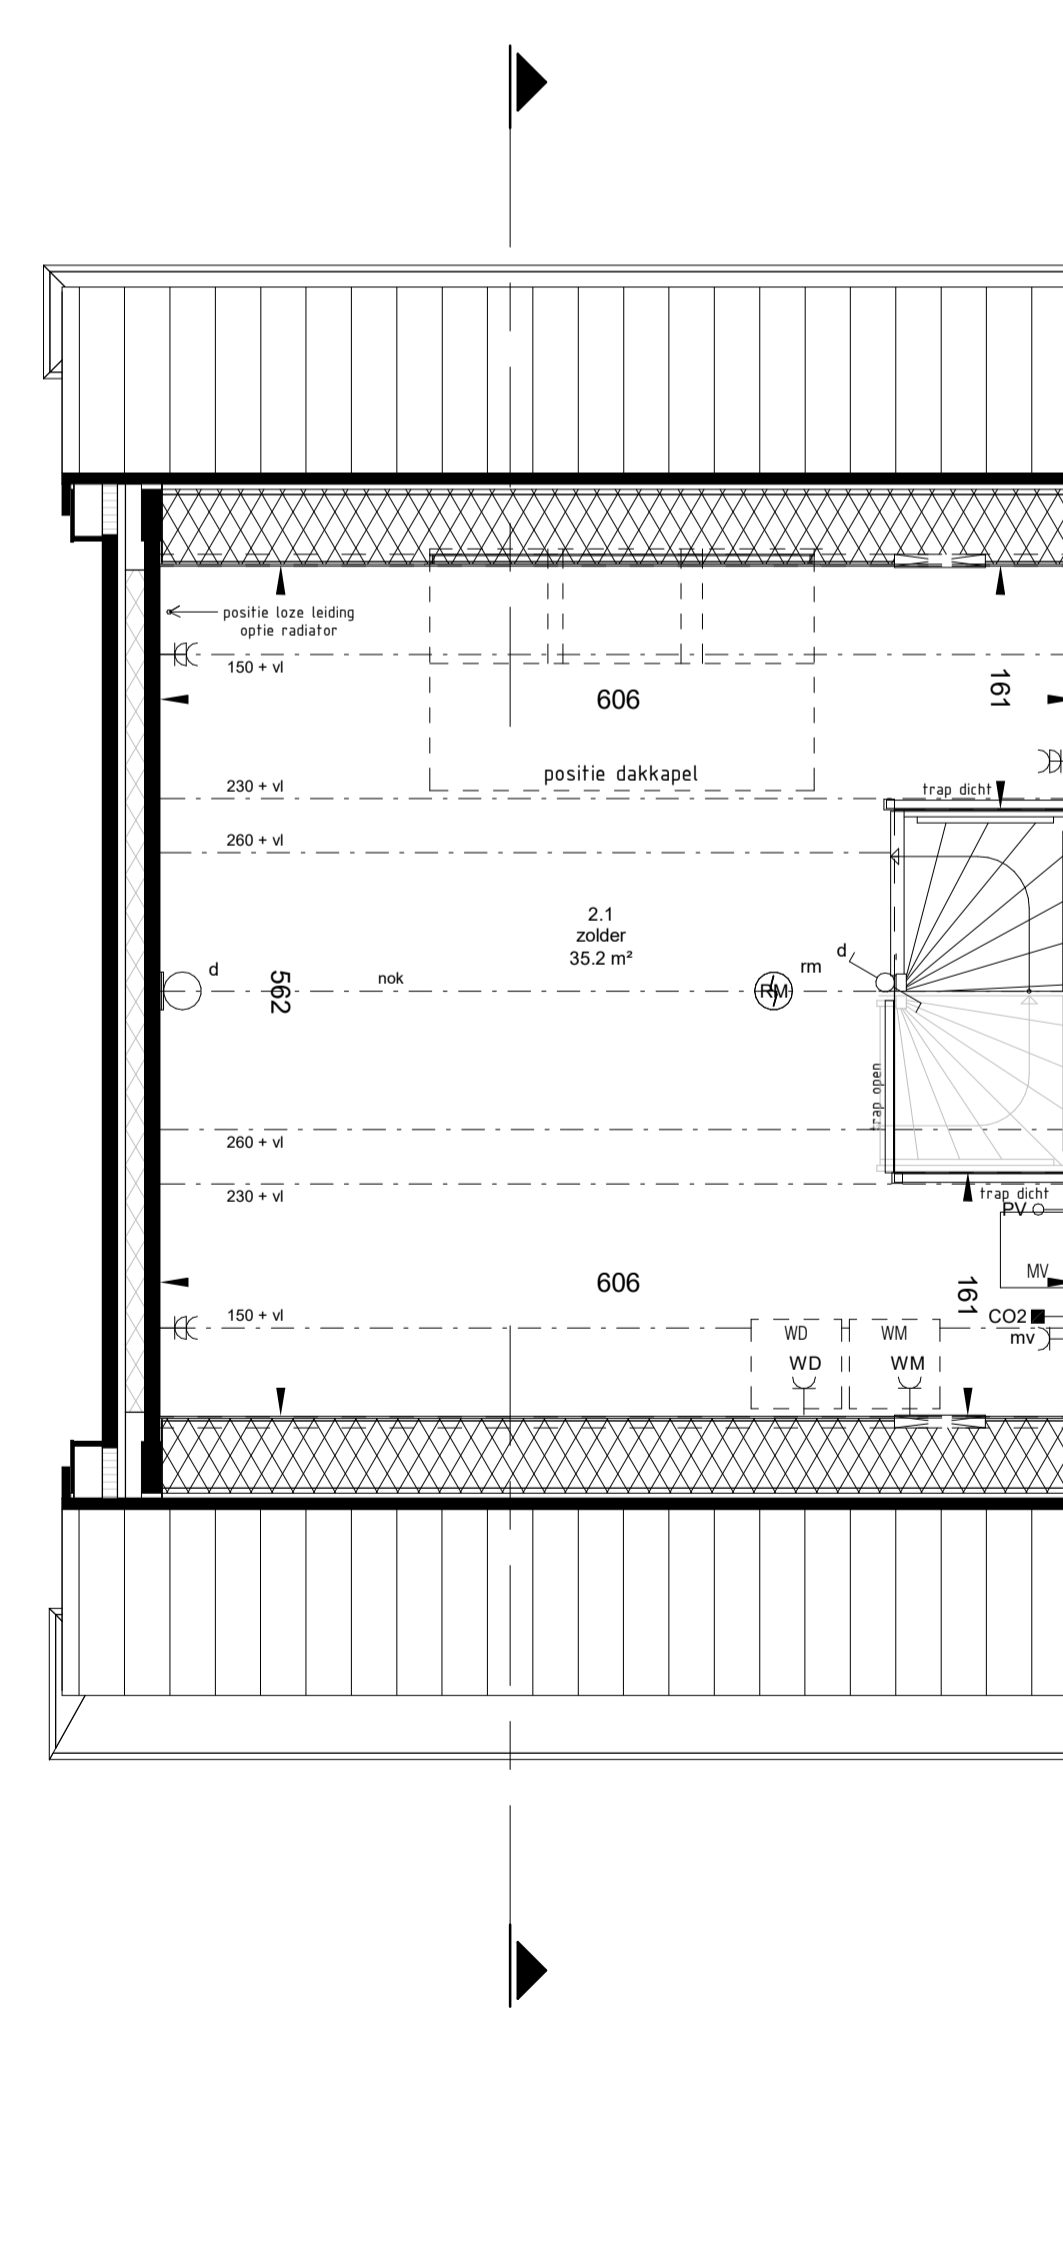

tweede verdieping
Schaal: 1 : 50

REVENOOI

▲ Entree woning	⊠ Inspectieluik
⊞ Tegelwerk *	MV Opstelplaats mechanische ventilatie unit
○ Wandtoilet *	V Ventilatiooster
⊞ Fontein *	plt tegelplateau bij vrijhangend toilet
⊞ Wastafel *	WM Opstelplaats wasmachine
⊞ Radiator *	WD Opstelplaats wasdroger
⊞ plafondpunt mechanische ventilatie	

REVOOI INSTALLATIE

⊞ Rookmelder aan pendel (optisch)	○ Enkel wandcontactdoos t.b.v. oven
⊞ Rookmelder (optisch)	kk Enkel wandcontactdoos t.b.v. koelkast
⊞ Aansluitpunt verlichting op wand (met armatuur)	MV Enkel wandcontactdoos t.b.v. m.v. unit
○ Aansluitpunt verlichting op wand (zonder armatuur)	VW Enkel wandcontactdoos t.b.v. vaatwasser
□ Aansluitpunt verlichting aan plafond	WM Enkel wandcontactdoos t.b.v. wasmachine (opbouw)
⊞ Hoofdaardrail in meterkast	WD Enkel wandcontactdoos t.b.v. wasdroger (opbouw)
⊞ Zoemer t.b.v. deurbel	sv Dubbel wandcontactdoos t.b.v. stadsverwarming (opbouw)
⊞ beldrukker	⊞ Dubbel wandcontactdoos in ovale inbouwdoos (verticaal)
⊞ Centraal aardpunt	vv Dubbel Wandcontactdoos t.b.v. vloerverdelers (verticaal)
⊞ Voedingskabel t.b.v. vrijstaande berging	KT Wandcontactdoos, perilex t.b.v. kooktoestel
⊞ Schakelaar, 1-polig	Th Thermostaatleiding, bedraad
⊞ Serie schakelaar	⊞ Aansluitpunt 1 fase, nul en beschermingscontact
⊞ Wissel schakelaar	CAI Aansluitpunt t.b.v. CAI
⊞ Enkel wandcontactdoos	L Loze leiding t.b.v. diversen
⊞ Enkel wandcontactdoos t.b.v. afzuigkap	PV Loze leiding t.b.v. evt. omvormer

ALGEMEEN

- Afmeting van de radiatoren en MV installatie zijn ter indicatie.
- Zoldermaatvoering gemeten tussen knieschot.
- Alle maten in cm, tenzij anders aangegeven op tekening.
- Oppervlaktes in plattegronden worden berekend op een hoogte van 150cm.
- * = merk en type conform technische omschrijving.
- Leidingwerk zolder in het zicht (niet afgewerkt).