
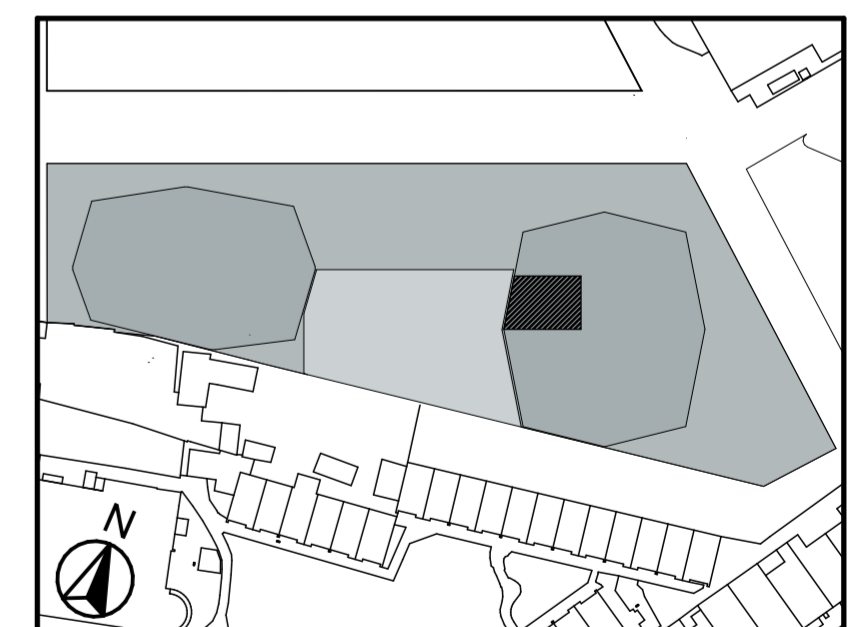


Legenda		Afkortingen / mogelijke opstelplaatsen	
	Centraaldoos	ALG	Algemeen
	Toevoerventiel, niet getekend te bepalen door installateur	AK	Afzuigkap
	Alzuigventiel niet getekend te bepalen door installateur	CAI	Leiding (bedraad) t.b.v. telecom
	Rookmelder conform NEN 2555	T	Leiding (bedraad) t.b.v. telecom
	Enkelpolige schakelaar	OV	Oven
	Serieschakelaar	VR	Vriezer
	Wisselschakelaar	VW	Vaatwasser
	Kruisschakelaar	WD	Wasdroger
	3 standen schakelaar mechanische ventilatie	WM	Wasmachine
	WCD, tweevoudig met randaarde	MV	Mechanische Ventilatie
	WCD, enkelvoudig met randaarde	KT	Kooktoestel
	WCD, enkelvoudig met randaarde en spatwaterdicht	KK	Koelkast
	Lichtaansluitpunt	ZW	Loze leiding t.b.v. optionele zonerwing
	Ledige leiding	K	Kolom
	Deurbel		
	Thermostaat en Co2 sensor		
	Data aansluitpunt		
	Videfooninstallatie		
	Elektrische radiator		
	Exacte positie n.t.b.		

**Disclaimer**

- situatie indicatief. Het aansluitend openbaar gebied is nog in ontwikkeling en valt buiten de verantwoordelijkheid van de ondernemer;  
 - maatvoeringen in de tekening betreffen circa maten in centimeters;  
 - op de plattegronden zijn de installatievoorzieningen door middel van een symbool weergegeven. De aangegeven positie van deze onderdelen is indicatief; de exacte positie wordt door de installateur op de installatietekeningen weergegeven.

**oc ta gon** BOUWNUMMER 2519  
5e verdieping

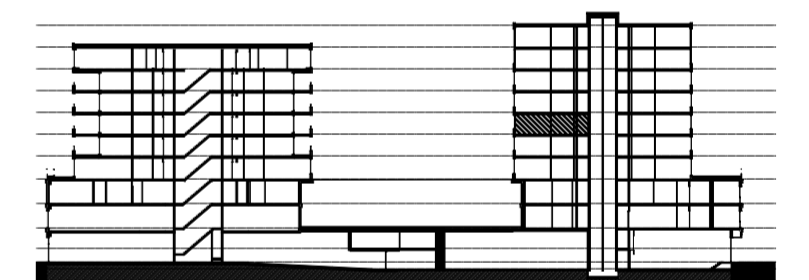

**.NL**  
 NL Architects  
 Van Hallstraat 294  
 1051 HM Amsterdam  
 T 020 6207323  
 www.nlarchitects.nl

**jp van eesteren**

JP van Eesteren B.V.  
 Hanzeweg 16  
 2803 MC, Gouda  
 T 088 82 30 100

NR: 2519 datum: 01-Dec-20 schaal: 1:50