




Legenda		Afkortingen / mogelijke opstelplaatsen	
	Centraaldoos	ALG	Algemeen
	Toevoerventiel, niet getekend te bepalen door installateur	AK	Afzuigkap
	Afzuigventiel niet getekend te bepalen door installateur	CAI	Leiding (bedraad) t.b.v. CAI
	Rookmelder conform NEN 2555	T	Leiding (bedraad) t.b.v. telecom
	Enkelpolige schakelaar	OV	Oven
	Serieschakelaar	VR	Vriezer
	Wisselschakelaar	VW	Vaatwasser
	Kruisschakelaar	WD	Wasdroger
		WM	Wasmachine
		MV	Mechanische Ventilatie
		KT	Kooktoestel
		KK	Koelkast
		ZW	Loze leiding t.b.v. optionele zonwering
	3 standen schakelaar mechanische ventilatie	K	Kolom
	WCD, tweevoudig met randaarde		
	WCD, enkelvoudig met randaarde		
	WCD, enkelvoudig met randaarde en spatwaterdicht		
	Lichtaansluitpunt		
	Ledige leiding		
	Deurbel		
	TH		
	Thermostaat en Co2 sensor		
	Data aansluitpunt		
	Videfooninstallatie		
	Elektrische radiator		Exacte positie n.t.b.

Disclaimer

- situatie indicatief. Het aansluitend openbaar gebied is nog in ontwikkeling en valt buiten de verantwoordelijkheid van de ondernemer;
- maatvoeringen in de tekening betreffen circa maten in centimeters;
- op de plattegronden zijn de installatievoorzieningen door middel van een symbool weergegeven. De aangegeven positie van deze onderdelen is indicatief; de exacte positie wordt door de installateur op de installatietekeningen weergegeven.

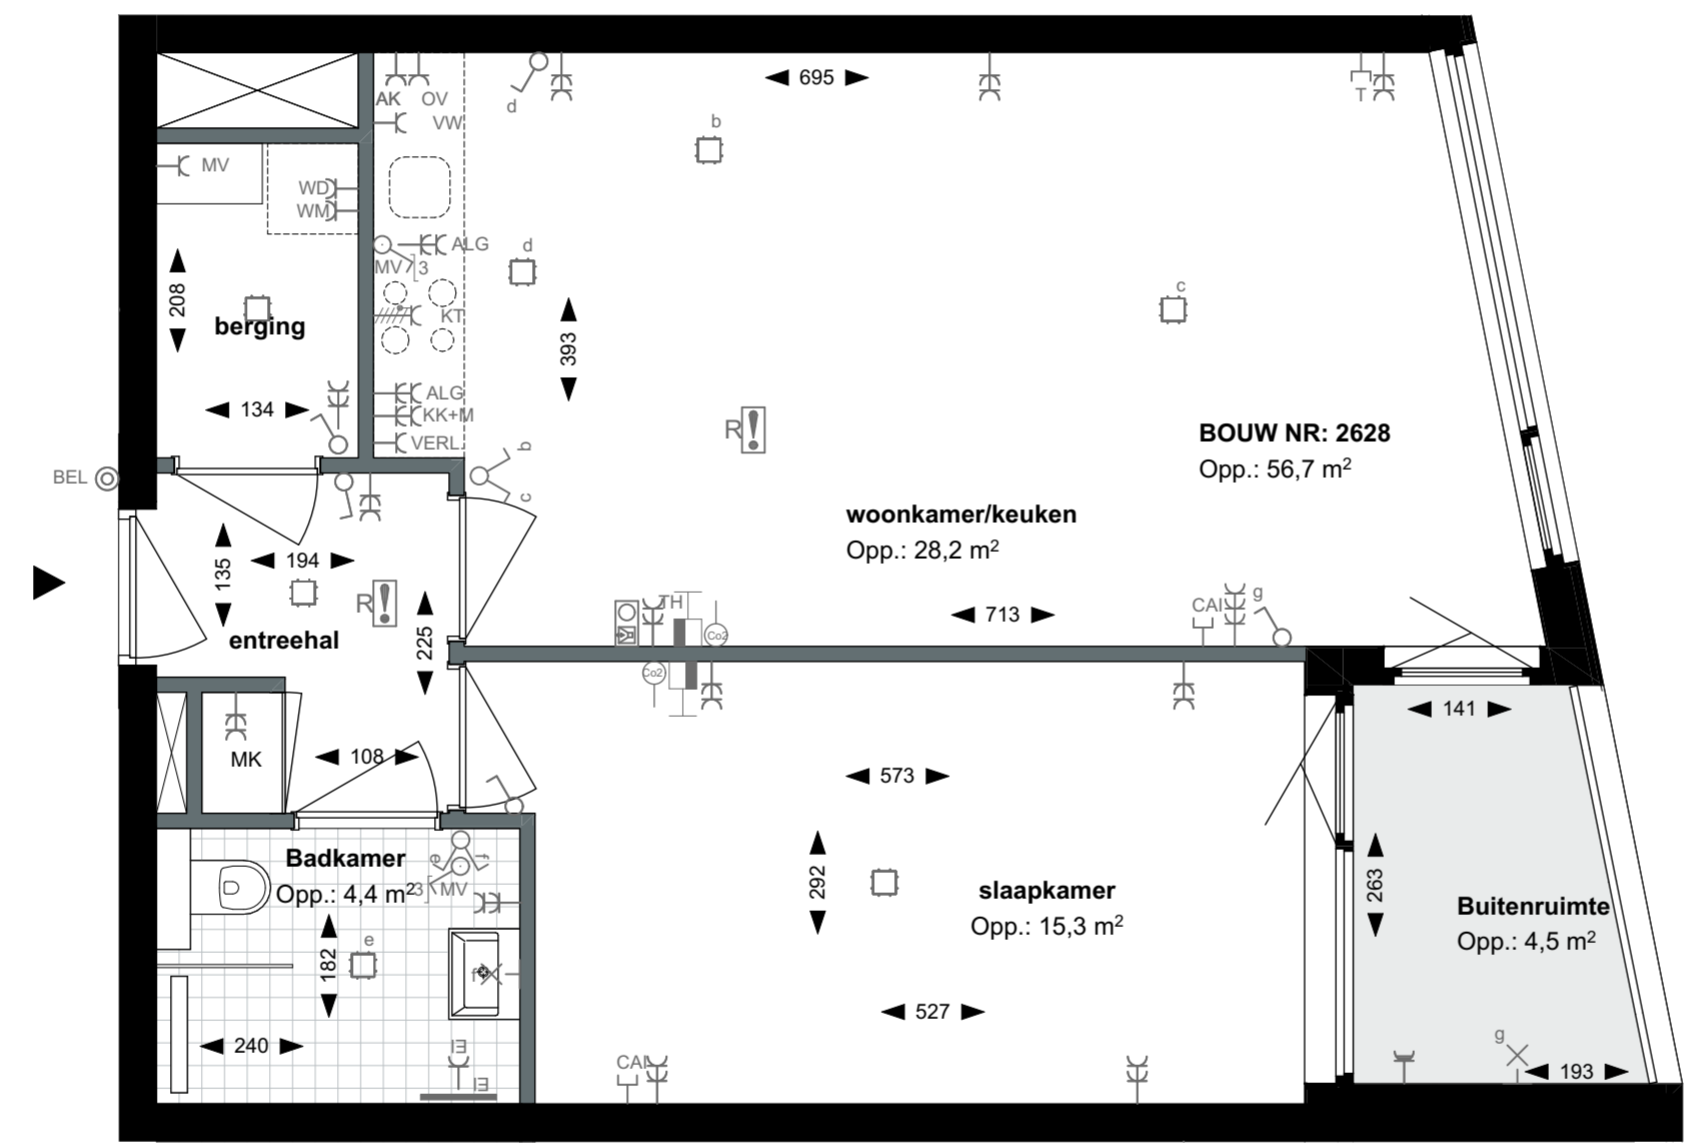

oc ta gon BOUWNUMMER 2628
6e verdieping

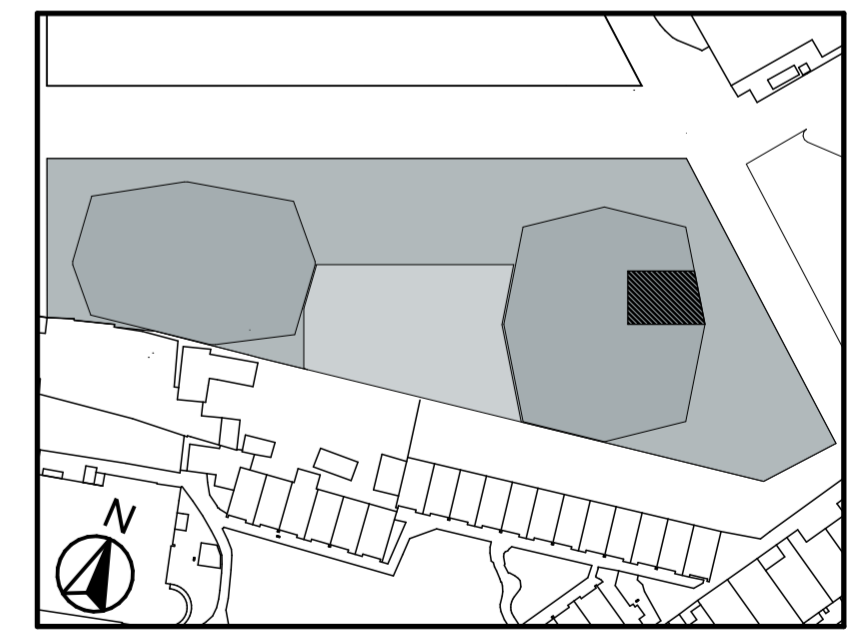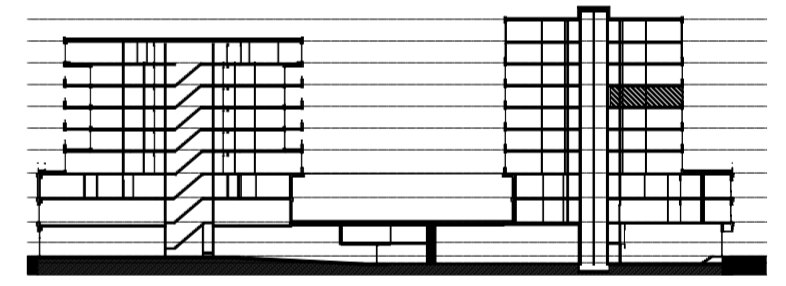

.NL
NL Architects
Van Hallstraat 294
1051 HM Amsterdam
T 020 6207323
www.nlarchitects.nl

jp van eesteren
JP van Eesteren B.V.
Hanzeweg 16
2803 MC, Gouda
T 088 82 30 100

NR: 2628 datum: 01-Dec-20 schaal: 1:50