

Legenda


	Centraaldoos	ALG	Algemeen
	Toevoerventiel, niet getekend te bepalen door installateur	AK	Afzuigkap
	Afzuigventiel niet getekend te bepalen door installateur	CAI	Leiding (bedraad) t.b.v. CAI
	Rookmelder conform NEN 2555	T	Leiding (bedraad) t.b.v. telecom
	Enkelpolige schakelaar	OV	Oven
	Serieschakelaar	VR	Vriezer
	Wisselschakelaar	VW	Vaatwasser
	Kruisschakelaar	WD	Wasdroger
		WM	Wasmachine
		MV	Mechanische Ventilatie
		KT	Kooktoestel
		KK	Koelkast
		ZW	Loze leiding t.b.v. optionele zonwering
	3 standen schakelaar mechanische ventilatie	K	Kolom
	WCD, tweevoudig met randaarde		
	WCD, enkelvoudig met randaarde		
	WCD, enkelvoudig met randaarde en spatwaterdicht		
	Lichtaansluitpunt		
	Ledige leiding		
	Deurbel		
	TH		
	Thermostaat en Co2 sensor		
	Data aansluitpunt		
	Videfooninstallatie		
	Elektrische radiator		Exacte positie n.t.b.

Afkortingen / mogelijke opstelplaatsen



ALG	Algemeen
AK	Afzuigkap
CAI	Leiding (bedraad) t.b.v. CAI
T	Leiding (bedraad) t.b.v. telecom
OV	Oven
VR	Vriezer
VW	Vaatwasser
WD	Wasdroger
WM	Wasmachine
MV	Mechanische Ventilatie
KT	Kooktoestel
KK	Koelkast
ZW	Loze leiding t.b.v. optionele zonwering
K	Kolom

Disclaimer

- situatie indicatief. Het aansluitend openbaar gebied is nog in ontwikkeling en valt buiten de verantwoordelijkheid van de ondernemer;  
 - maatvoeringen in de tekening betreffen circa maten in centimeters;  
 - op de plattegronden zijn de installatievoorzieningen door middel van een symbool weergegeven. De aangegeven positie van deze onderdelen is indicatief; de exacte positie wordt door de installateur op de installatietekeningen weergegeven.

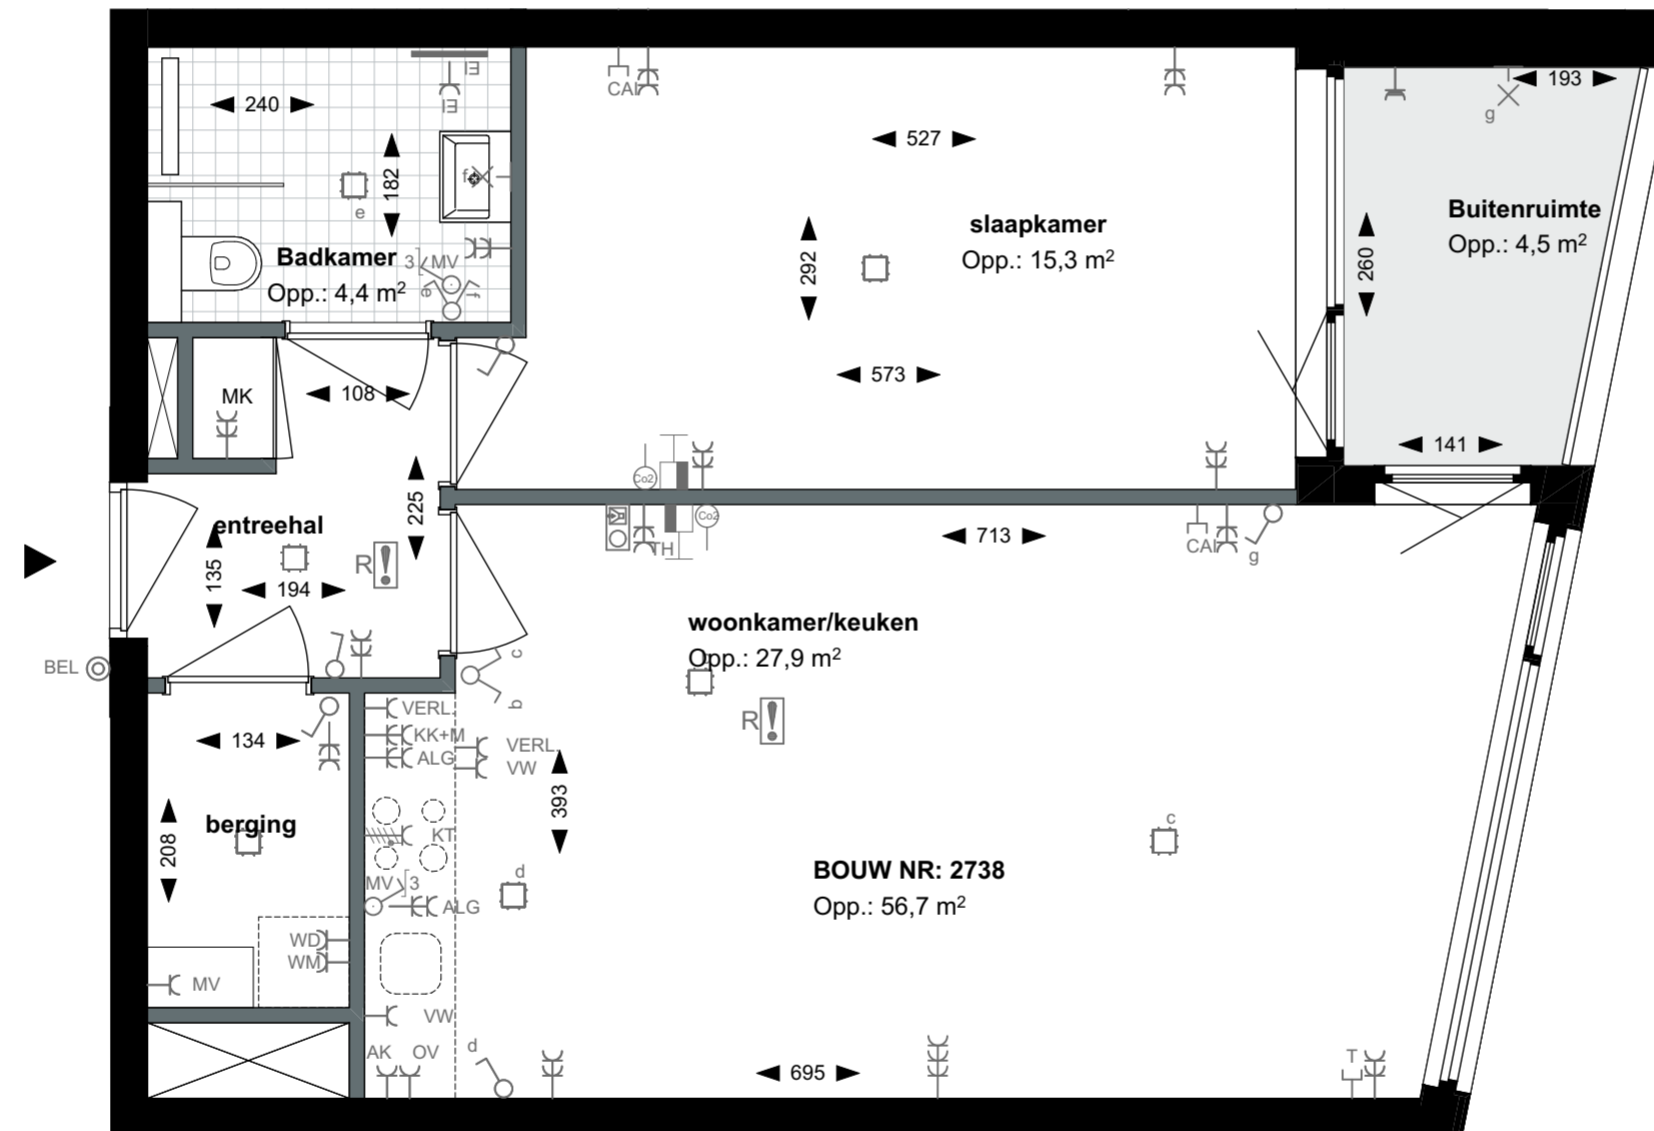

BOUWNUMMER 2738  
7e verdieping

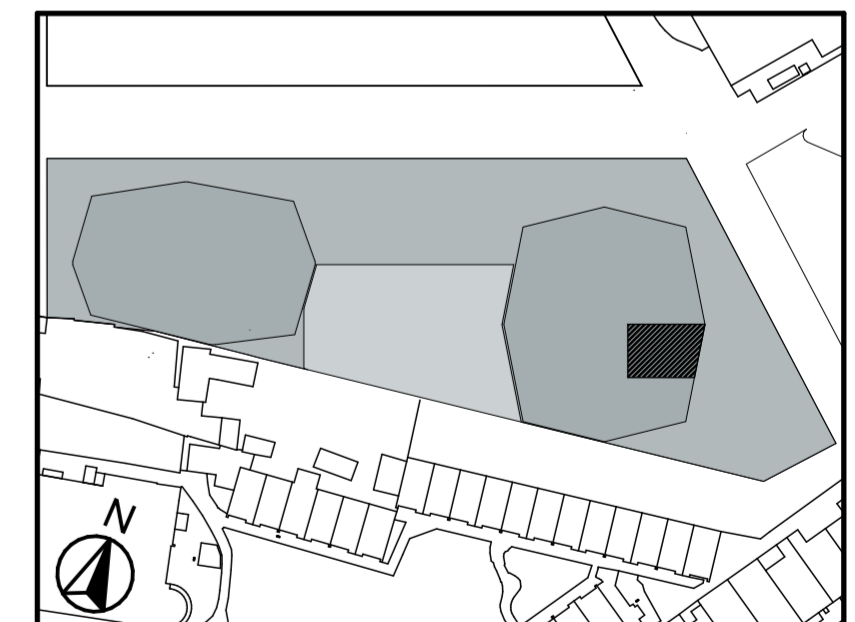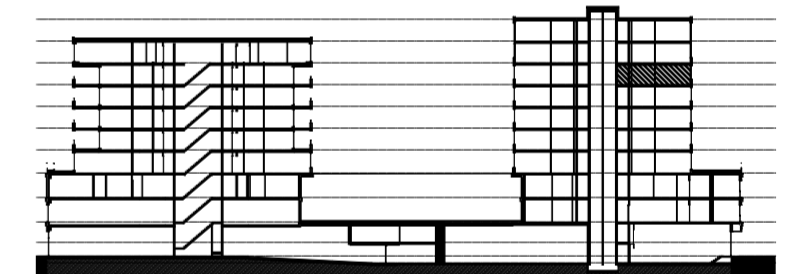

NL Architects  
Van Hallstraat 294  
1051 HM Amsterdam  
T 020 6207323  
www.nlarchitects.nl



JP van Eesteren B.V.  
Hanzeweg 16  
2803 MC, Gouda  
T 088 82 30 100

NR: 2738      datum: 01-Dec-20      schaal: 1:50