

Legenda		Afkortingen / mogelijke opstelplaatsen	
	Centraaldoos	ALG	Algemeen
	Toevoerentel, niet getekend te bepalen door installateur	AK	Afzuigkap
	Alzuigventiel niet getekend te bepalen door installateur	CAI	Leiding (bedraad) t.b.v. CAI
	Rookmelder conform NEN 2555	T	Leiding (bedraad) t.b.v. telecom
	Enkelpolige schakelaar	OV	Oven
	Serienschakelaar	VR	Vriezer
	Wissenschakelaar	VW	Vaatwasser
	Kruisschakelaar	WD	Wasdroger
	3 standen schakelaar mechanische ventilatie	WM	Wasmachine
	WCD, tweevoudig met randaarde	MV	Mechanische Ventilatie
	WCD, enkelvoudig met randaarde	KT	Kooktoestel
	WCD, enkelvoudig met randaarde en spatwaterdicht	KK	Koelkast
	Lichtaansluitpunt	ZW	Loze leiding t.b.v. optionele zonwering
	Ledige leiding	K	Kolom
	Deurbel		
	Thermostaat en Co2 sensor		
	Data aansluitpunt		
	Videofooninstallatie		
	Elektrische radiator Exacte positie n.t.b.		



**Disclaimer**

- situatie indicatief. Het aansluitend openbaar gebied is nog in ontwikkeling en valt buiten de verantwoordelijkheid van de ondernemer;

- maatvoeringen in de tekening betreffen circa maten in centimeters;

- op de plattegronden zijn de installatievoorzieningen door middel van een symbool weergegeven. De aangegeven positie van deze onderdelen is indicatief; de exacte positie wordt door de installateur op de installatietekeningen weergegeven.

**oc ta gon** BOUWNUMMER 2848  
8e verdieping

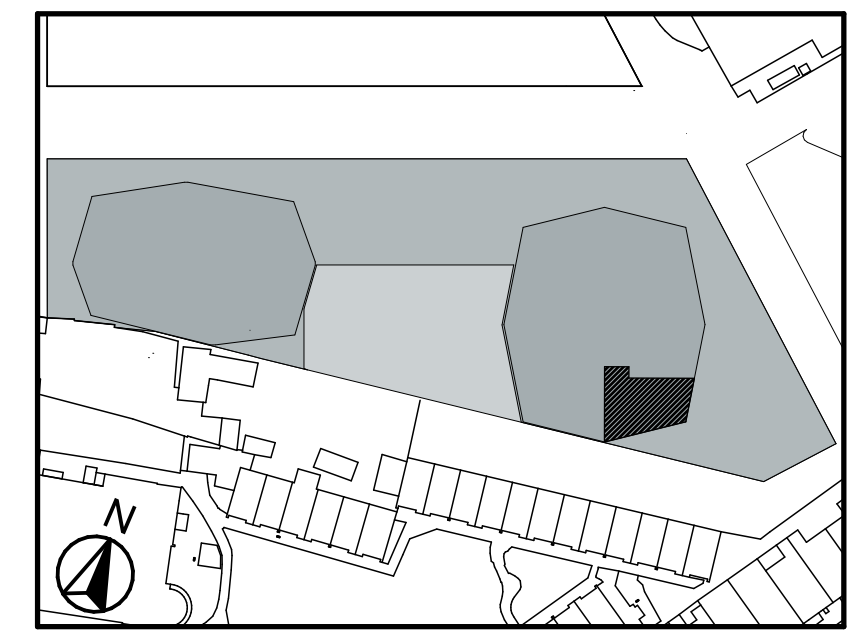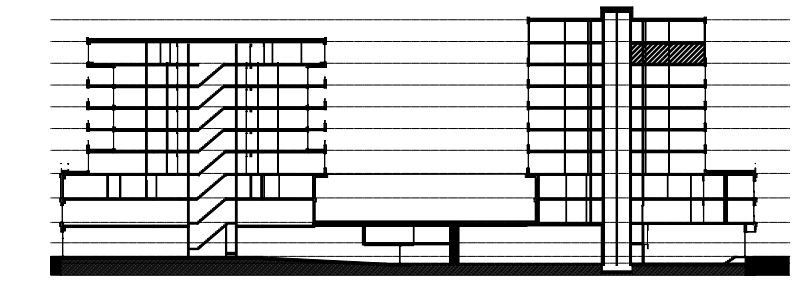

**.NL** NL Architects  
Van Hallstraat 294  
1051 HM Amsterdam  
T 020 6207323  
www.nlarchitects.nl

**jp van eesteren**  
JP van Eesteren B.V.  
Hanzeweg 16  
2803 MC, Gouda  
T 088 82 30 100

NR: 2848 datum: 01-Dec-20 schaal: 1:50