

Legenda		Afkortingen / mogelijke opstelplaatsen	
	Centraaldoos	ALG	Algemeen
	Toevoerventiel, niet getekend te bepalen door installateur	AK	Afzuigkap
	Afzuigventiel niet getekend te bepalen door installateur	CAI	Leiding (bedraad) t.b.v. CAI
	Rookmelder conform NEN 2555	T	Leiding (bedraad) t.b.v. telecom
	Enkelpolige schakelaar	OV	Oven
	Serieschakelaar	VR	Vriezer
	Wisselchakelaar	VW	Vaatwasser
	Kruisschakelaar	WD	Wasmachine
	3 standen schakelaar mechanische ventilatie	WM	Wasmachine
	WCD, tweevoudig met randaarde	MV	Mechanische Ventilatie
	WCD, enkelvoudig met randaarde en spatwaterdicht	KT	Kooktoestel
	Lichtaansluitpunt	KK	Koelkast
	Ledige leiding	ZW	Loze leiding t.b.v. optionele zonwering
	Deurbel	K	Kolom
	Thermostaat en Co2 sensor		
	Data aansluitpunt		
	Videofooninstallatie		
	Elektrische radiator		
	Exacte positie n.t.b.		



Disclaimer

- situatie indicatief. Het aansluitend openbaar gebied is nog in ontwikkeling en valt buiten de verantwoordelijkheid van de ondernemer;

- maatvoeringen in de tekening betreffen circa maten in centimeters;

- op de plattegronden zijn de installatievoorzieningen door middel van een symbool weergegeven. De aangegeven positie van deze onderdelen is indicatief; de exacte positie wordt door de installateur op de installatietekeningen weergegeven.

oc ta gon BOUWNUMMER 1405
4e verdieping

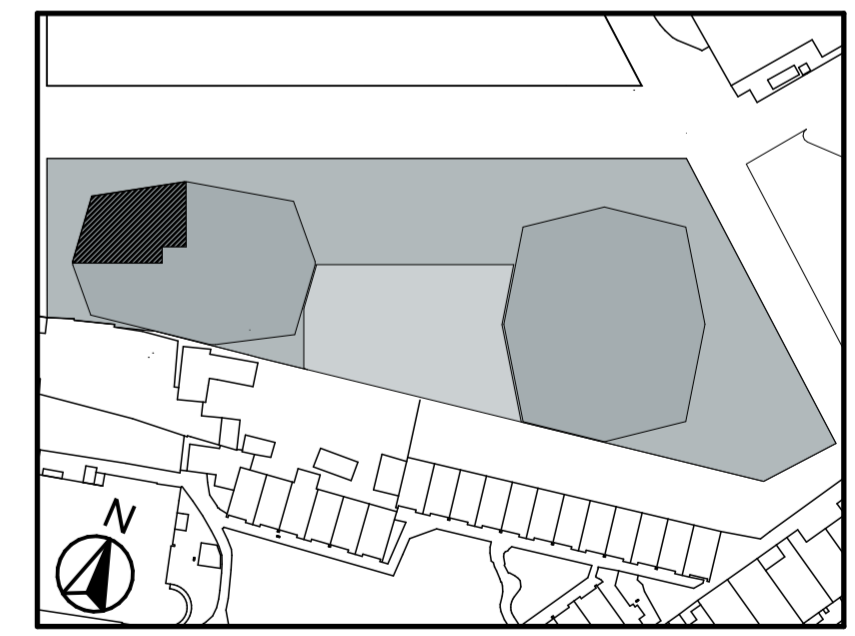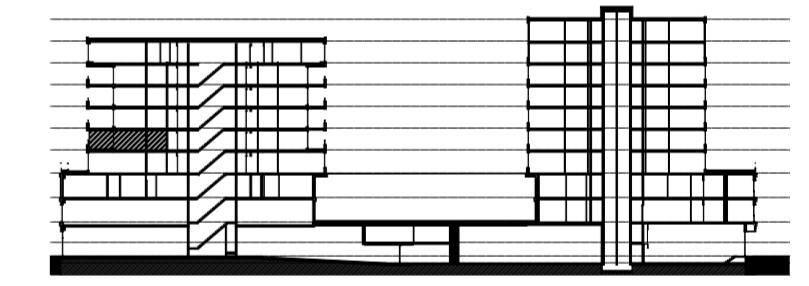

.NL
NL Architects
Van Hallstraat 294
1051 HM Amsterdam
T 020 6207323
www.nlarchitects.nl

jp van eesteren
JP van Eesteren B.V.
Hanzeweg 16
2803 MC, Gouda
T 088 82 30 100

NR: 1405 datum: 01-Dec-20 schaal: 1:50