



Legenda

- Centraaldoos
- ⊕ Toevoerventiel, niet getekend. Positie n.t.b. door installateur
- ⊖ Afzuigventiel, niet getekend. Positie n.t.b. door installateur
- R Rookmelder conform NEN 2555
- Enkelpolige schakelaar
- Serieschakelaar
- Wisselschakelaar
- Kruisschakelaar
- 3 MV 3 standen schakelaar mechanische ventilatie
- WCD, tweevoudig met randaarde
- WCD, enkelvoudig met randaarde
- WCD, enkelvoudig met randaarde en spatwaterdicht
- WCD, perilex aansluiting
- Lichtaansluitpunt
- Ledige leiding
- BEL Deurbel
- TH Thermostaat en Co2 sensor
- Data aansluitpunt
- Videofooninstallatie
- Elektrische radiator
- EI
- Betonkolom
- Staal kolom


Afkortingen / mogelijke opstelplaatsen

- ALG Algemeen
- AK Afzuigkap
- CAI Leiding (bedraad) t.b.v. CAI
- T Leiding (bedraad) t.b.v. telecom
- OV Oven
- VR Vriezer
- VW Vaatwasser
- WD Wasdroger
- WM Wasmachine
- MV Mechanische Ventilatie
- KT Kooktoestel
- KK Koelkast
- VERL Verlichting

Disclaimer

- situatie indicatief. Het aansluitend openbaar gebied is nog in ontwikkeling en valt buiten de verantwoordelijkheid van de ondernemer;
 - maatvoeringen in de tekening betreffen circa maten in centimeters;
 - op de plattegronden zijn de installatievoorzieningen door middel van een symbool weergegeven. De aangegeven positie van deze onderdelen is indicatief, de exacte positie wordt door de installateur op de installatietekeningen weergegeven.
 - de aangegeven oppervlaktes per ruimte zijn indicatief. Hier kunnen geen rechten aan ontleend worden

Deze verkooptekening van uw appartement vervangt de voorgaande versie.

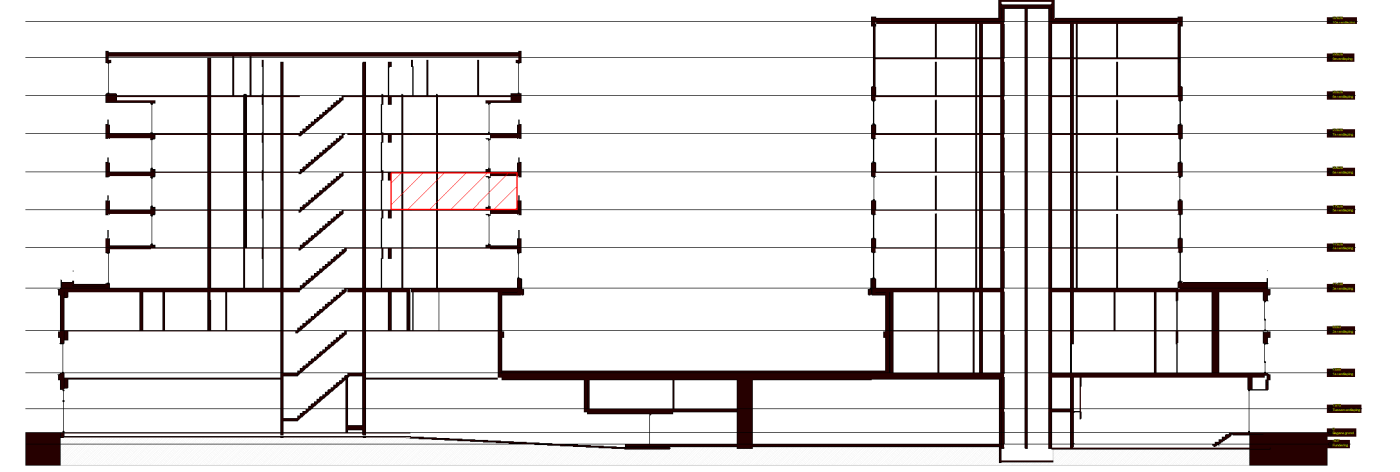

oc ta gon BOUWNUMMER 1510
5e verdieping

Ballonstraat
huisnummer: 24



NL Architects
Van Hallstraat 294
1051 HM Amsterdam
T 020 6207323
www.nlarchitects.nl



jp van eesteren
JP van Eesteren B.V.
Hanzeweg 16
2803 MC, Gouda
T 088 82 30 100

schaal: 1:50 datum: 25-02-2021